


Individuazione condotte interferenti in pianta
Stato sovrapposto
Scala 1:100

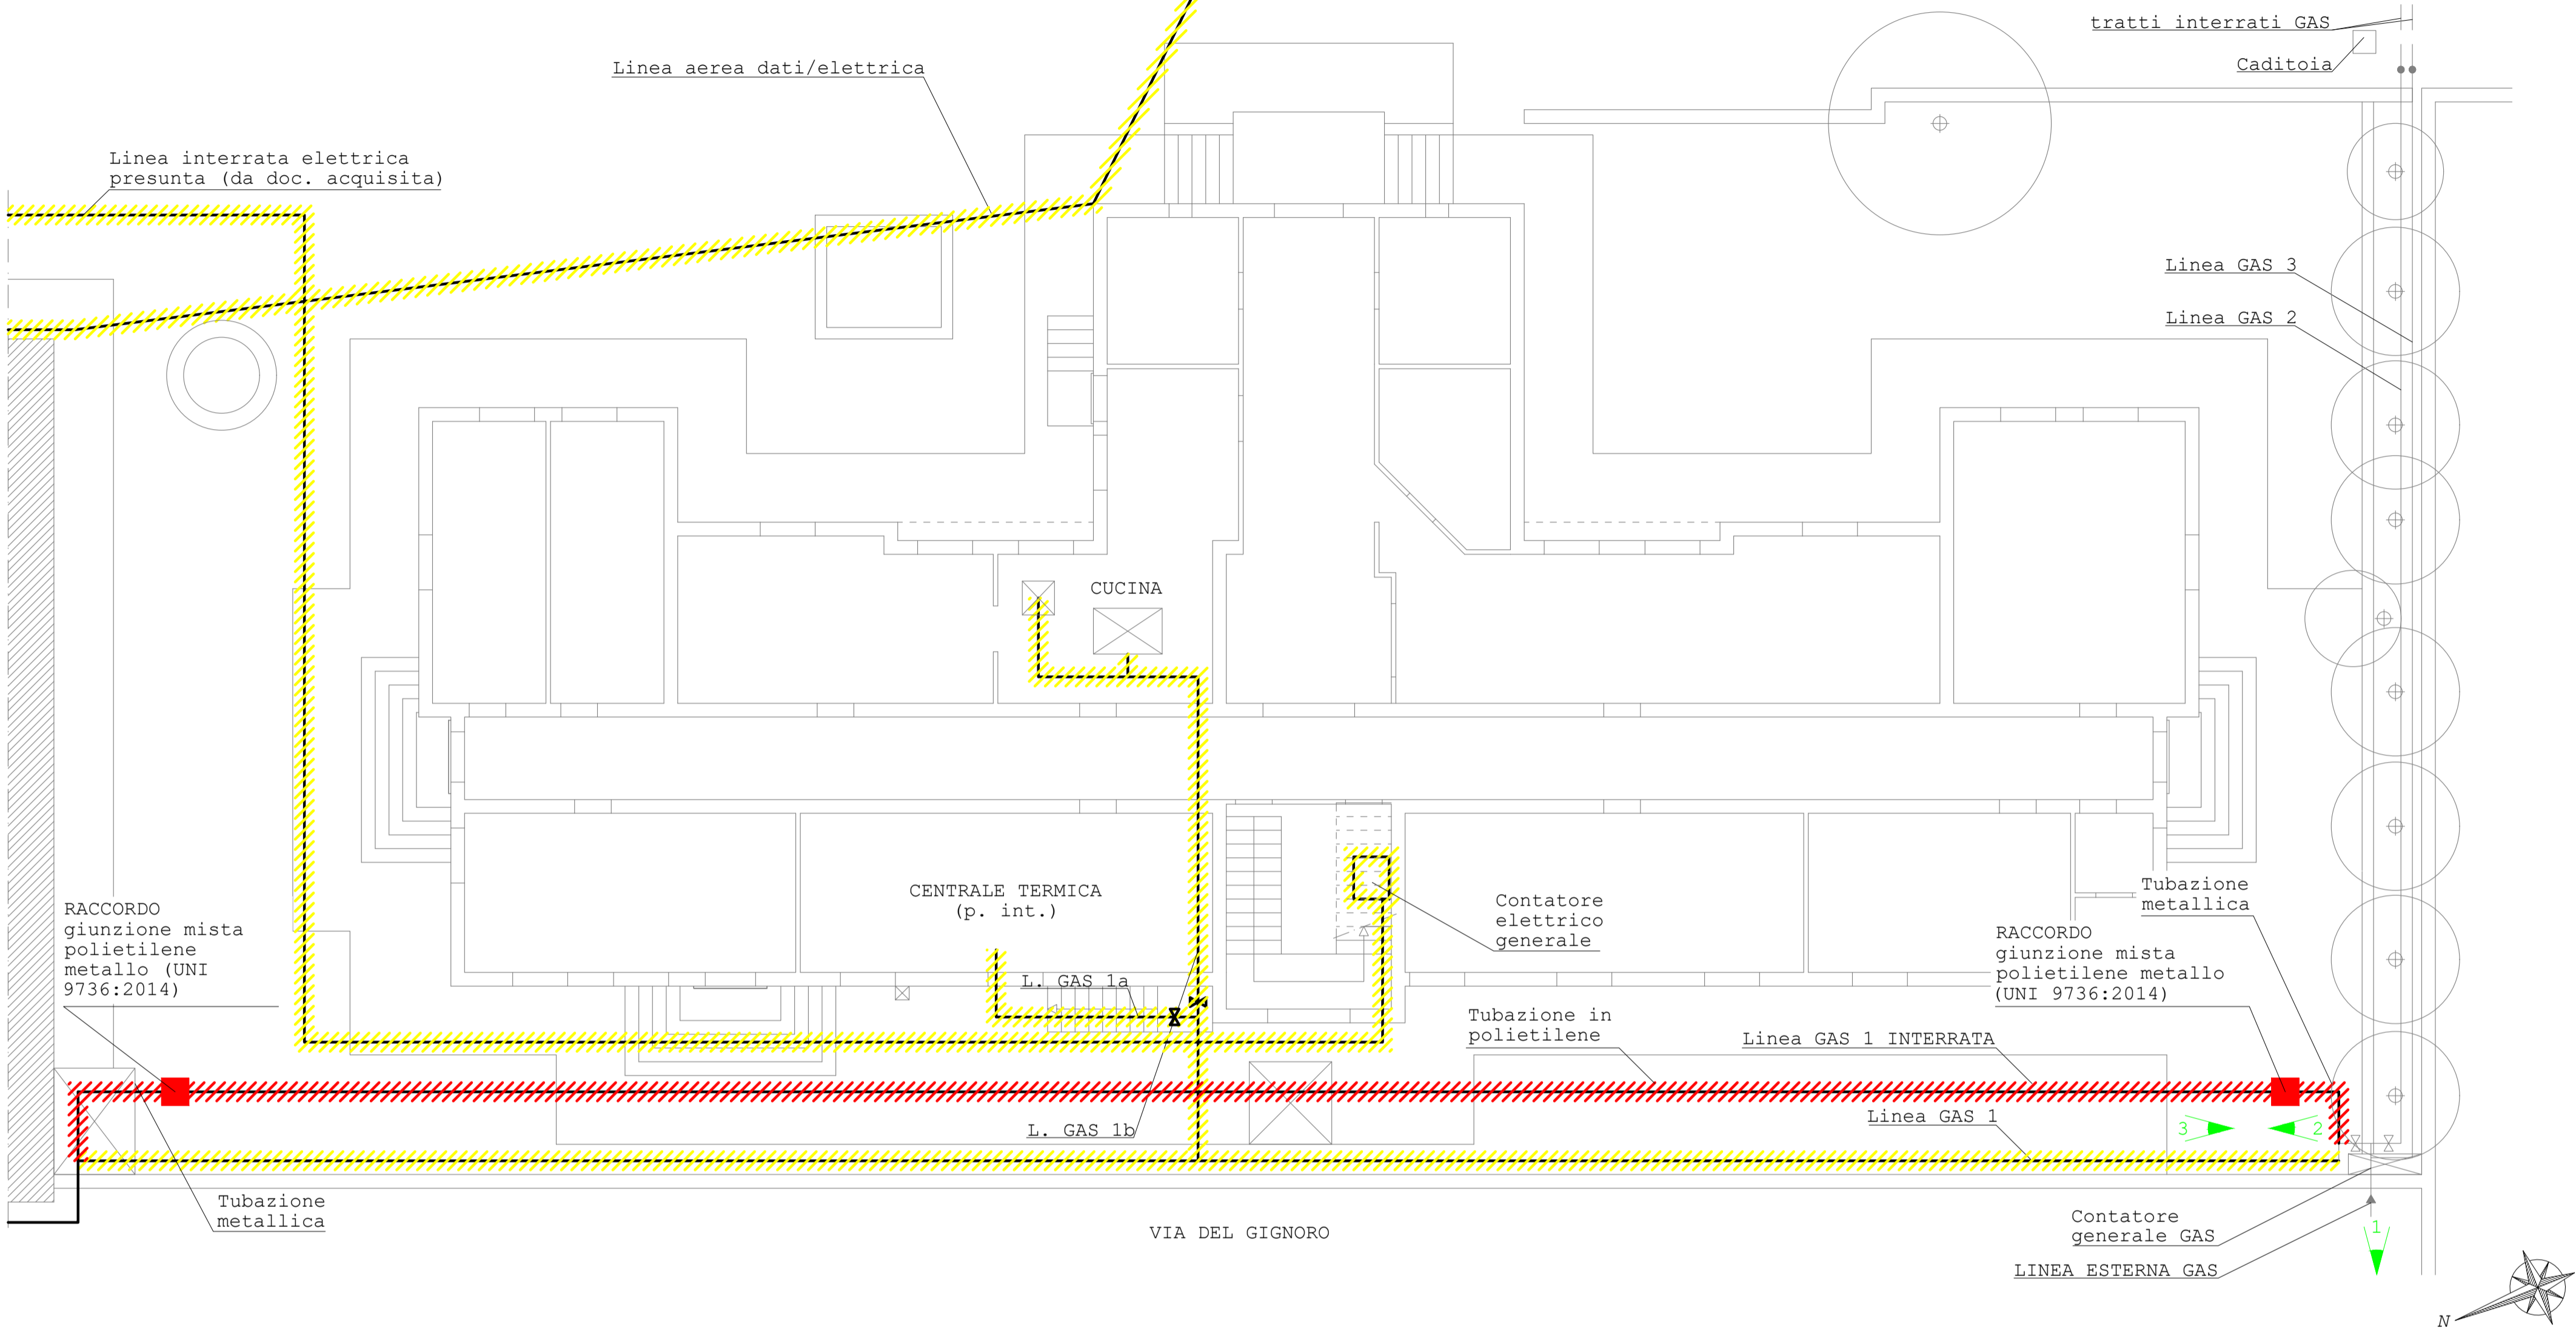


LEGENDA

Interruzione e rimozione linee esistenti

Nuove linee

Dettaglio interramento tubazione LINEA GAS 1
Scala 1:10

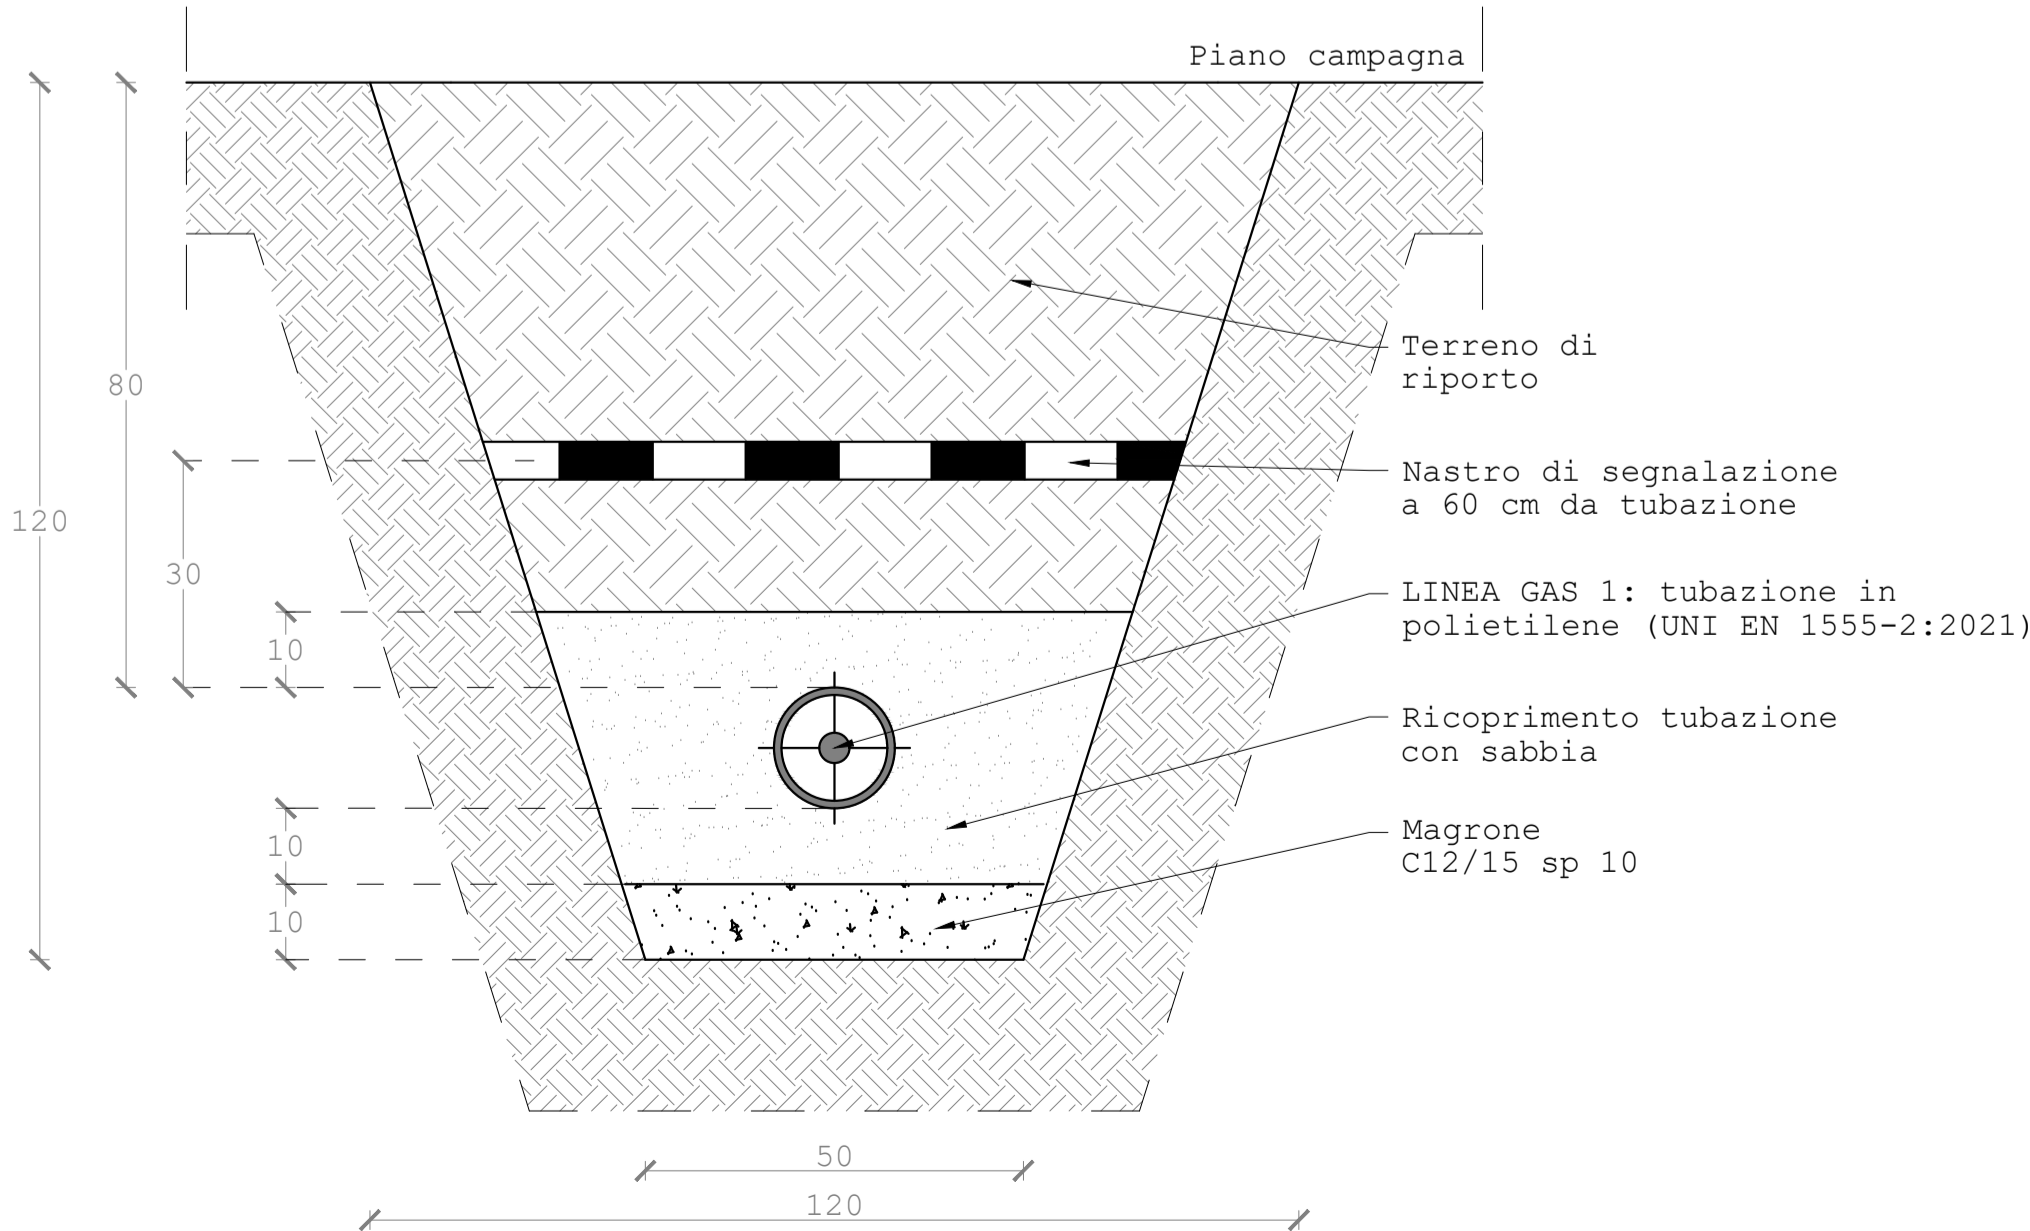

Documentazione fotografica contatore generale GAS



COMMITTENTE	FORZE OPERATIVE NORD 7° REPARTO INFRASTRUTTURE FIRENZE			
SOGGETTO REALIZZATORE	<div><div><div>Spin off dell'Università degli Studi di Firenze Sede: Via Vittorio Emanuele II, 161 50134 Firenze - Italia info@s2r-ingenere.it • s2r.pcs@gmail.it • tel: 055 471460 UNI EN ISO 9001:2015 Data-Register S.p.A. Certificato n. IQ-1120-13</div></div></div>			
PROGETTO	FIRENZE Caserma PEROTTI Servizio di progettazione definitiva, esecutiva e coordinamento della sicurezza in fase di progettazione per i lavori di realizzazione nuova palazzina ad uso asilo nido in sostituzione della palazzina mensa unificata. E.F. 2021. Lettera Ordinativo n. 3LA080/2020 del 08/06/2021. CIG 861246816E PROGETTO DEFINITIVO			
UBICAZIONE	REGIONE	PROVINCIA	COMUNE	COORDINATE GEO.
	Toscana	Firenze	Firenze	43.7735° N 11.3003° E
ELABORATO	TAV. N. RISOLUZIONE INTERFERENZE IN01/1			CODICE ELABORATO C2133_PD_GEN_IN_EG_IN01/1_rev00 SCALA: INDICATA
PROGETTISTI GENERALI E DIRETTORI TECNICI	PROG. E D.T.			D.T.
	Ing. Ph.D. Andrea Borghini	Ing. Ph.D. Emanuele Del Monte	Prof. Ing. Andrea Vignoli	
ALTRI PROGETTISTI	Prog. architettonica:		Arch. Francesco Vannucci	
	Prog. strutturale:		Ing. Michele Fredducci	
	Prog. impiantistica:		Ing. Stefano Ciabattini (ESAERG srl)	
	Prog. antincendio:		Ing. Nicola Carboni (ESAERG srl)	
COORDINATORE SICUREZZA IN FASE DI PROGETTAZIONE E SUPPORTO ALLA PROGETTAZIONE	C.S.P.		SUPP. PROG.	
	Ing. Vidan Ilic		Ing. Ph.D. Alberto Ciavattone Ing. Matteo Blascone	
NOTE				
Rev.	Data	Redatto	Verificato	Approvato
00	29/10/2021	M. Blascone	A. Ciavattone	A. Borghini