
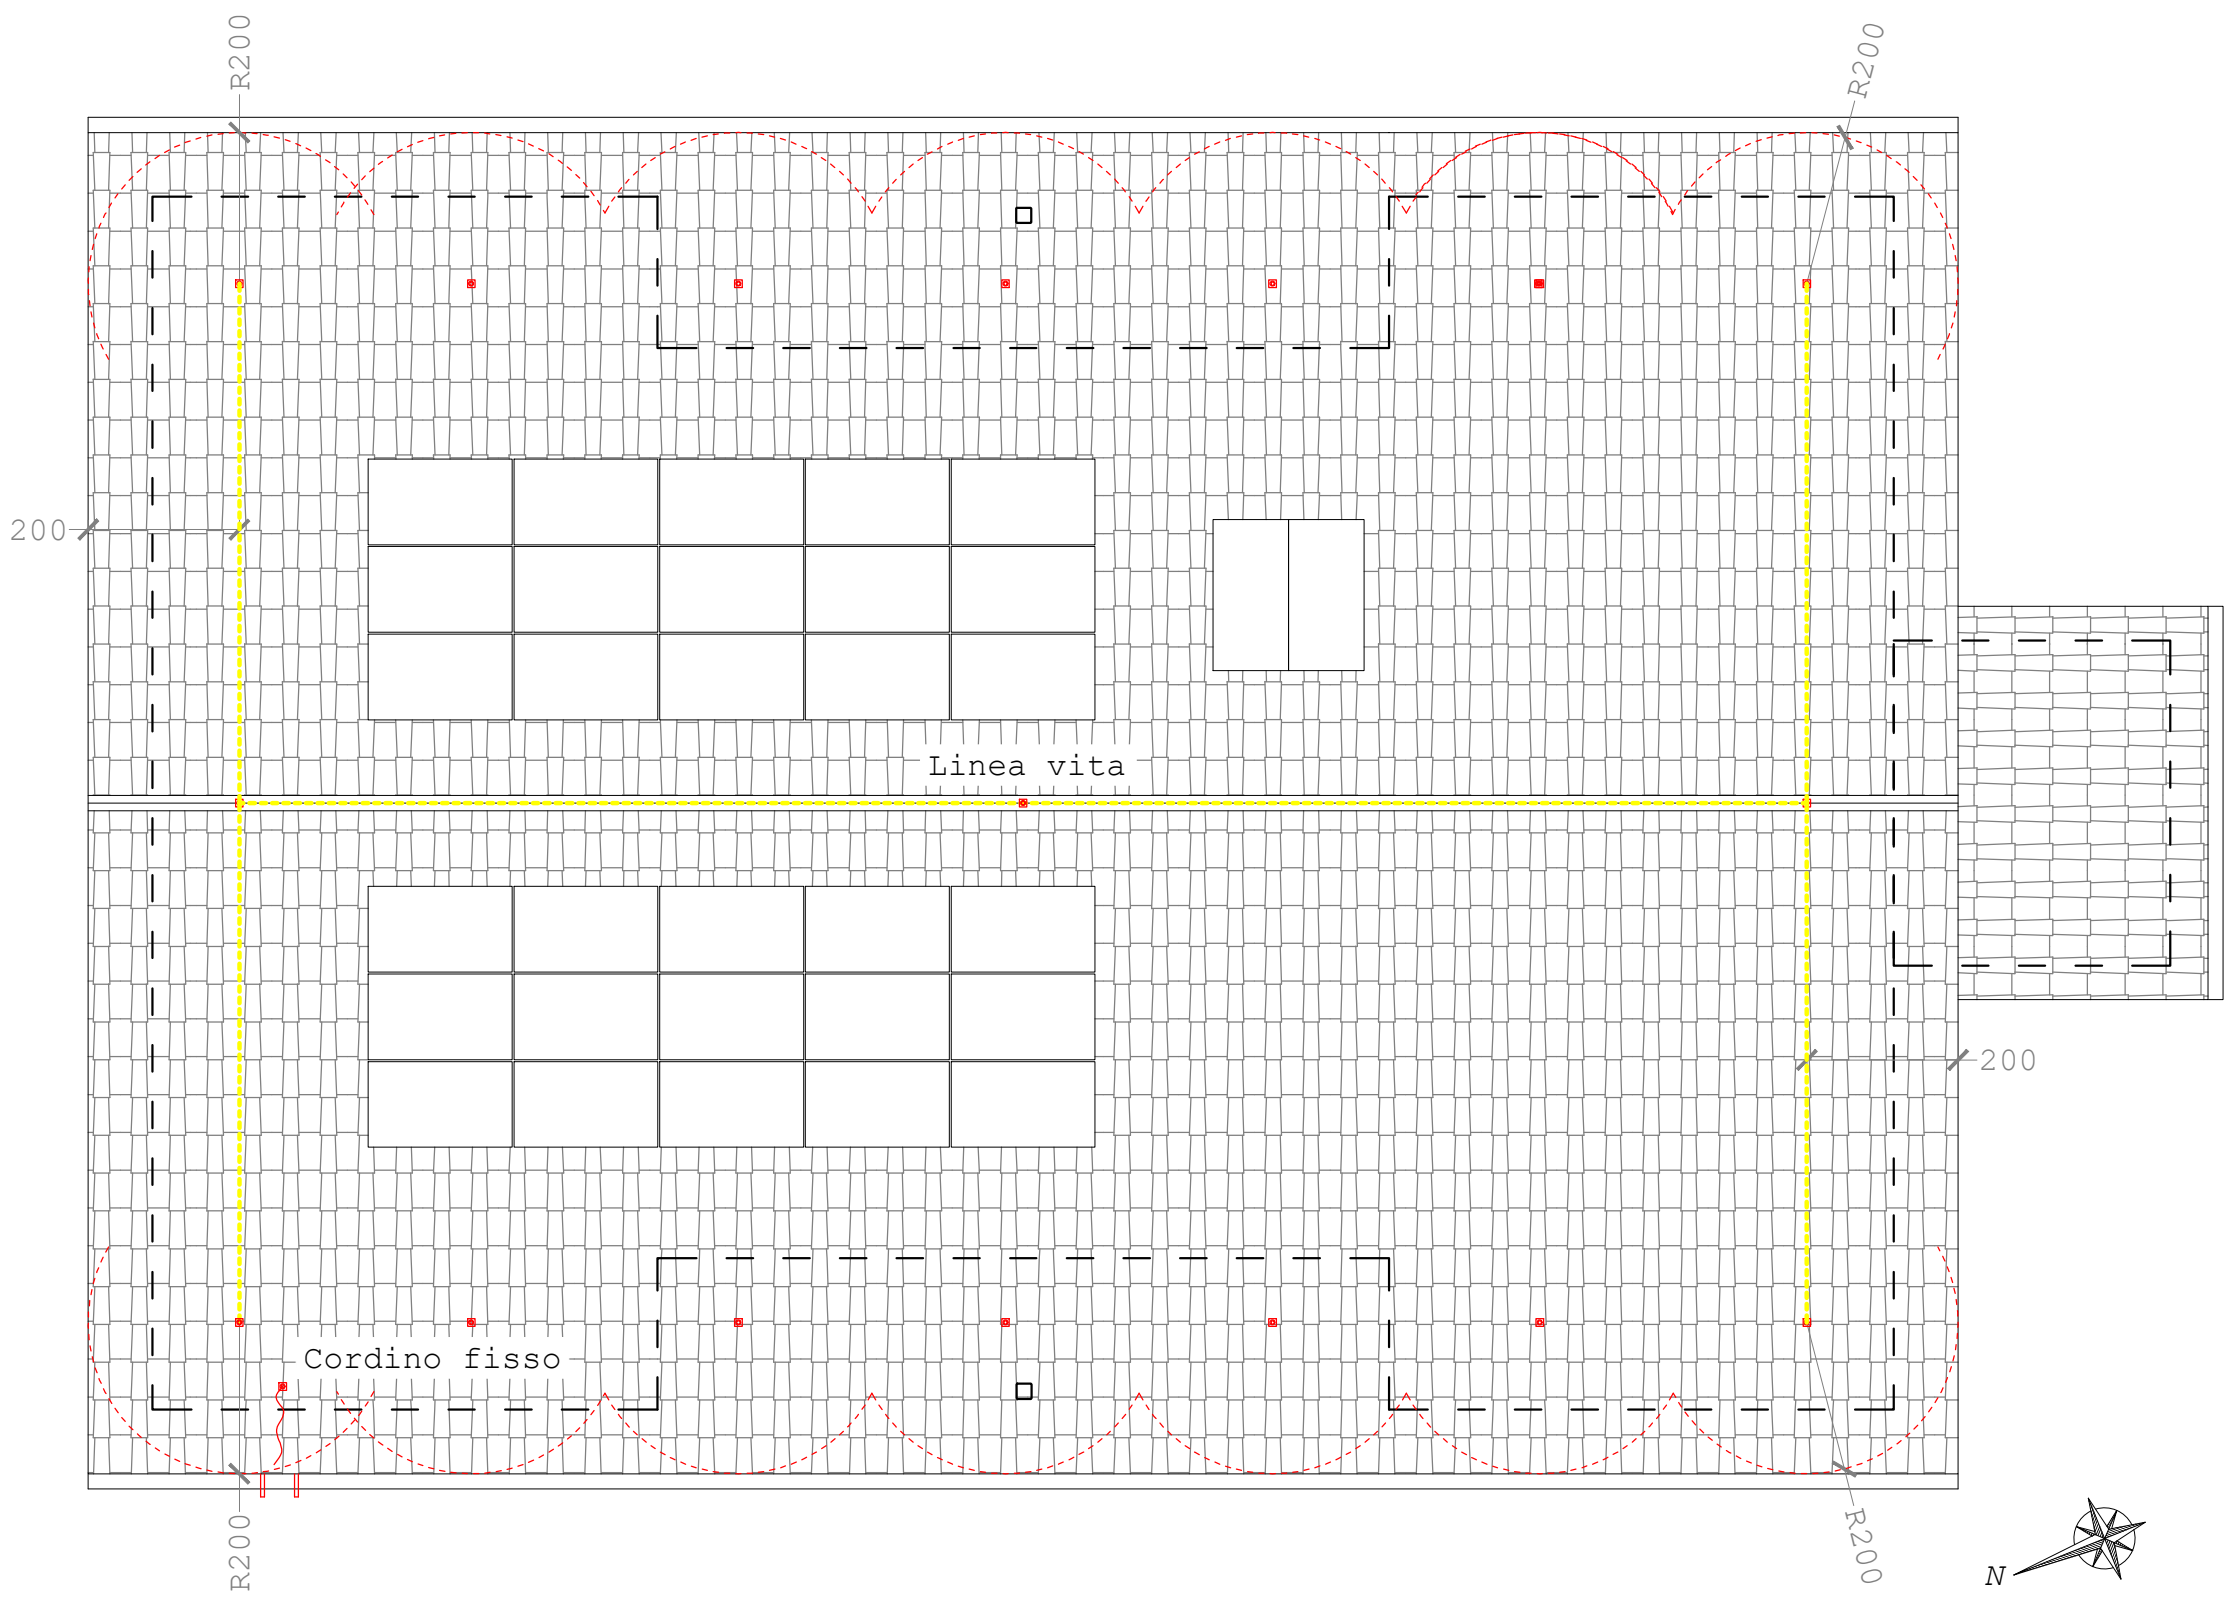


Verifica L. 13/89


Verifica D.P.G.R 75/r

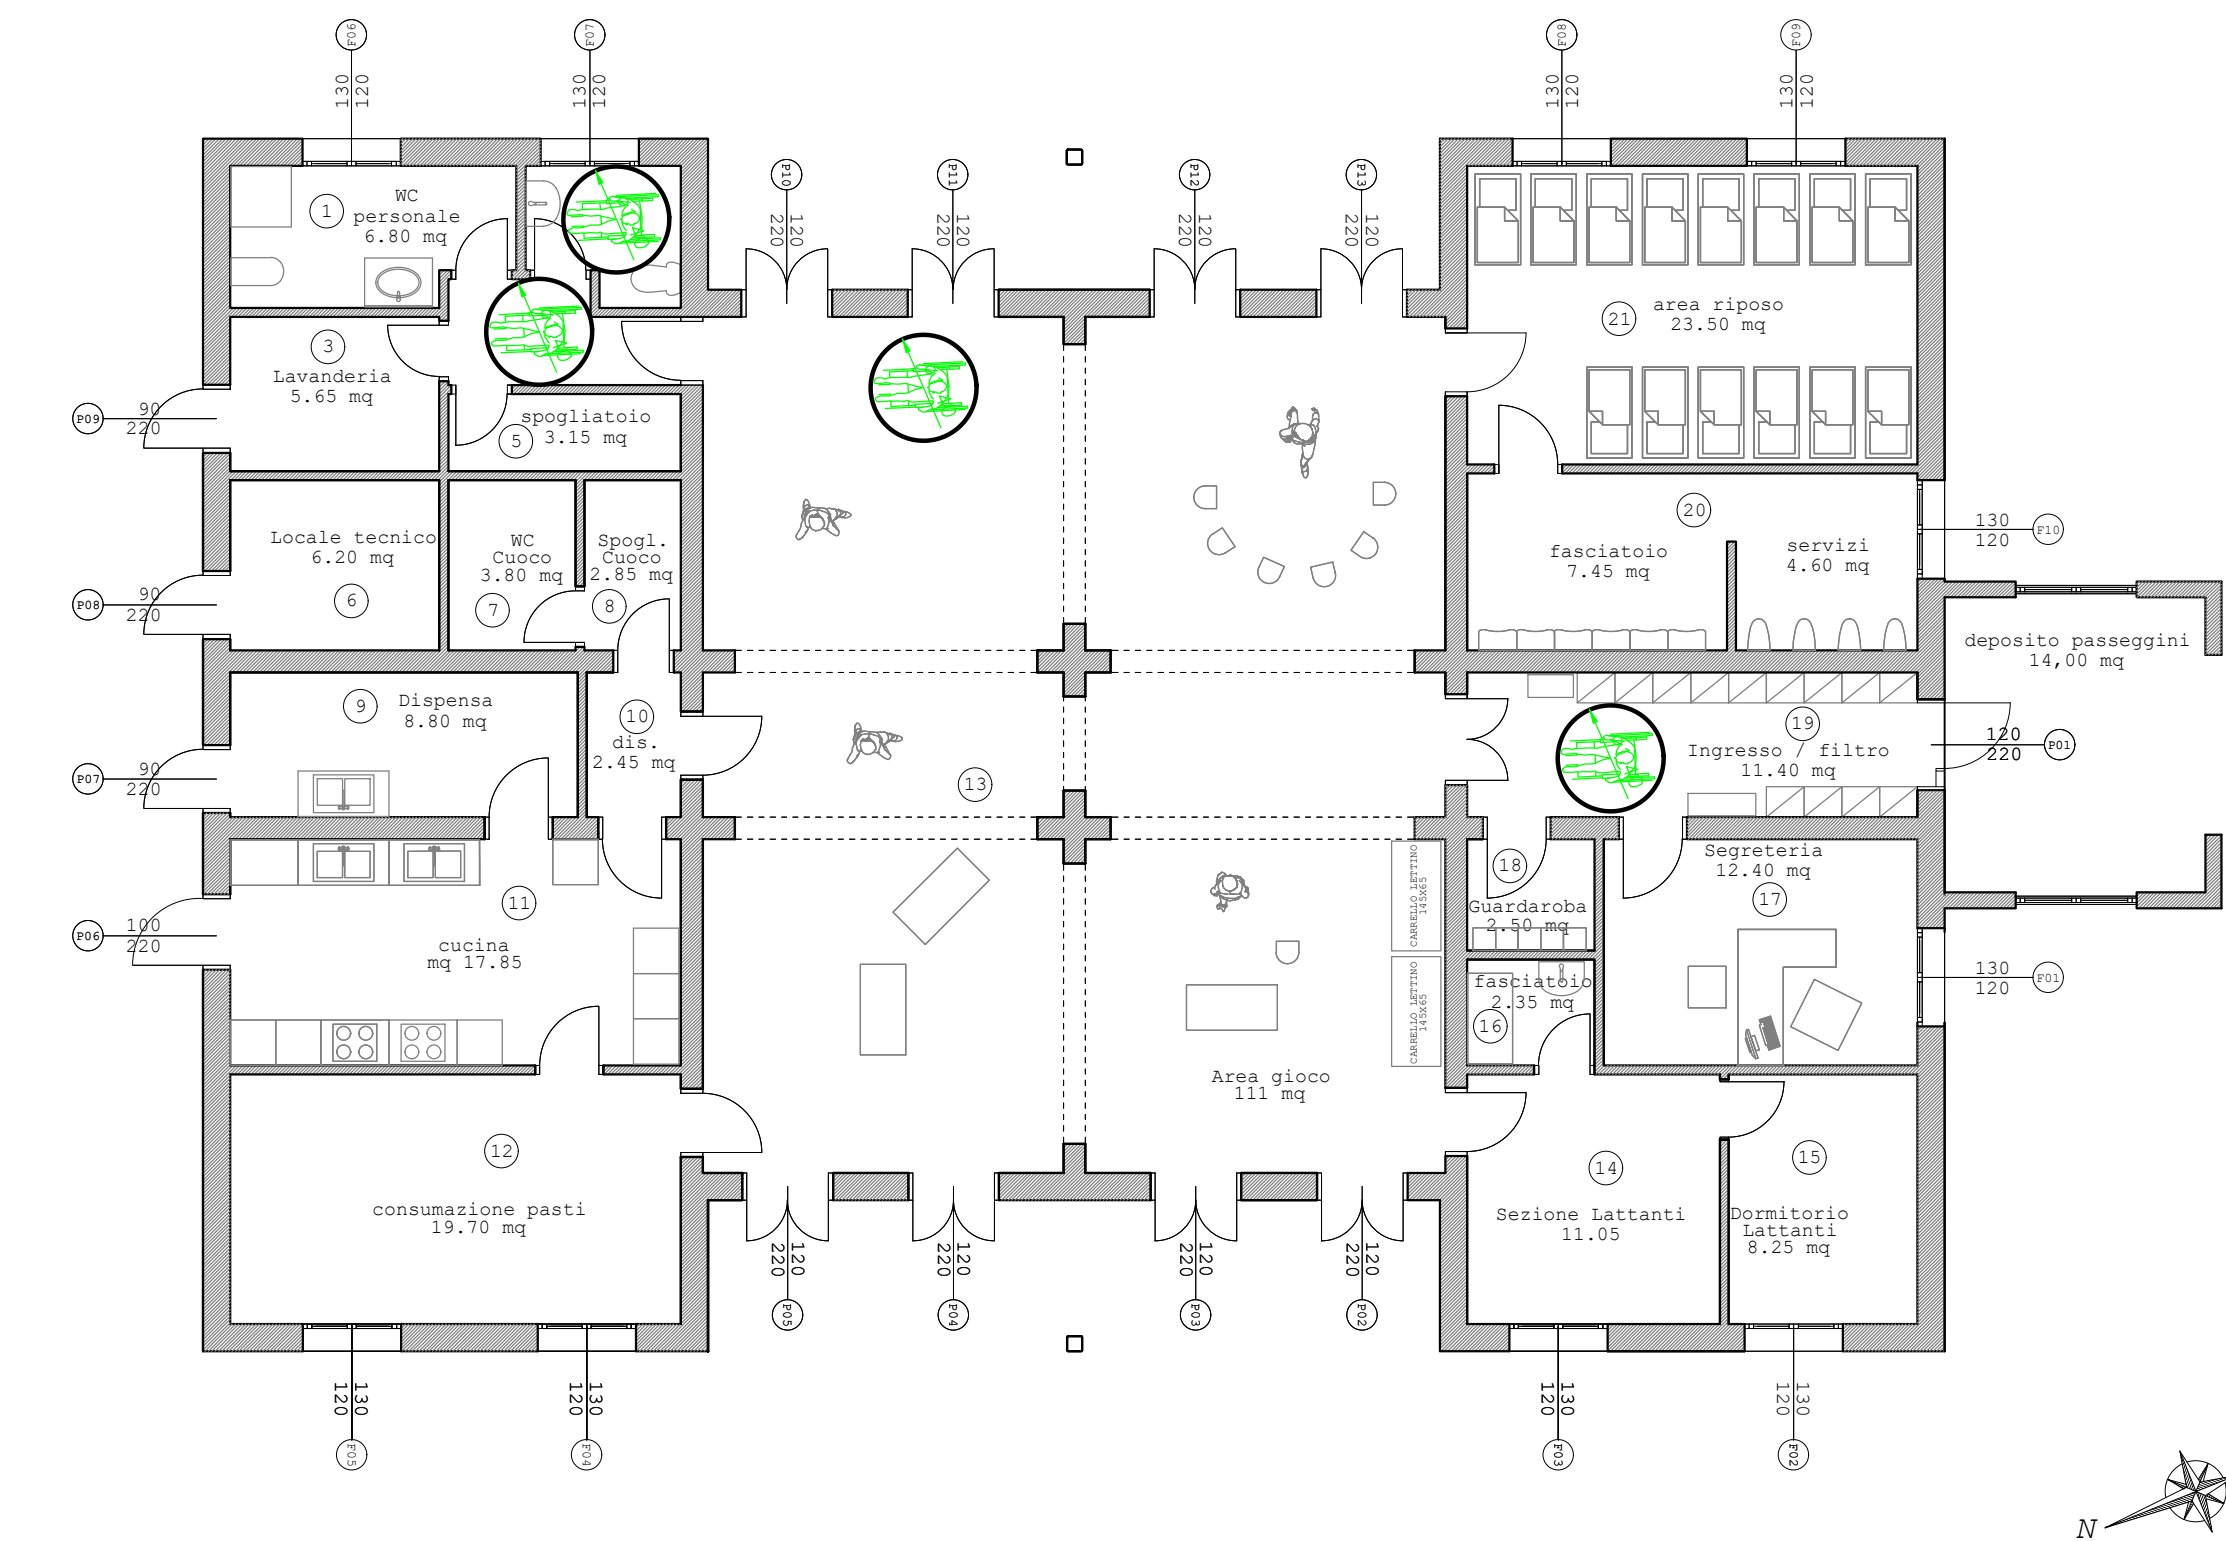


PIANTA PIANO TERRA - scala 1:100

PIANTA COPERTURA - scala 1:100

Schema scarichi acque nere e meteoriche

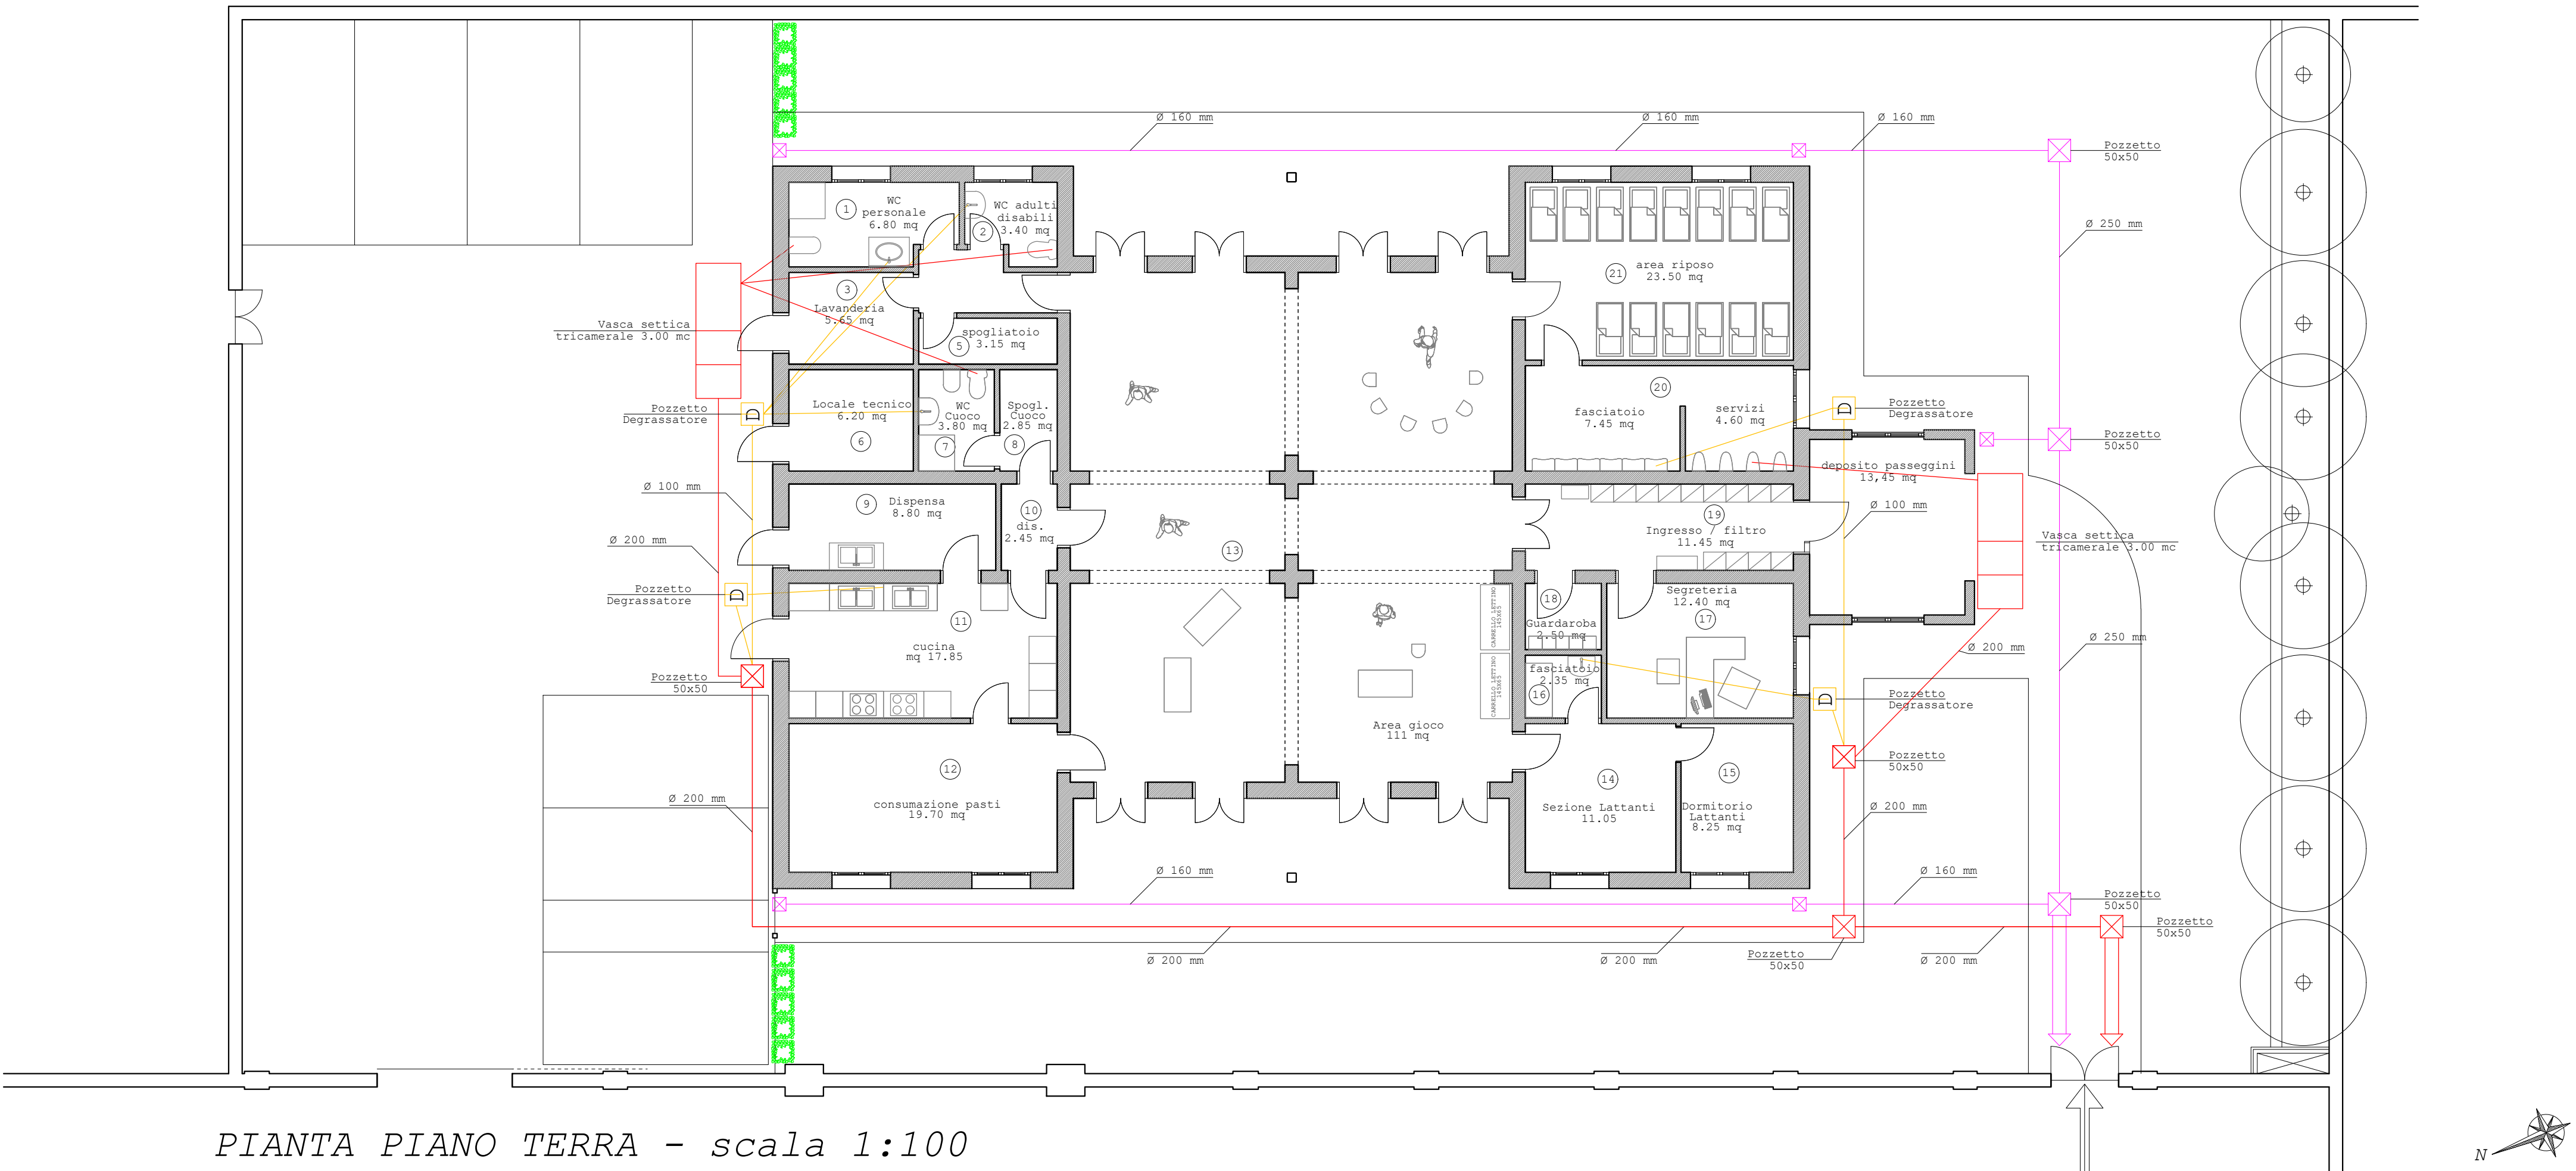

PIANTA PIANO TERRA - scala 1:100

| | | | | |
|-------------------------------------------------------------------------------------------------|-----------------------------------------------------------------------------------------------------------------------------------------------------------------------------------------------------------------------------------------------------------------------------------------------------------------------------------------------------------------------------------------|-------------------------------------------------------|------------------------------------------------------------------------------------------------------------------------------------------------------------------------|--------------------------------------------------------------------------------|
| COMMITTENTE | FORZE OPERATIVE NORD 7° REPARTO INFRASTRUTTURE FIRENZE | | | |
| SOGGETTO REALIZZATORE | <div><div>S2R s.r.l. Spin off dell'Università degli Studi di Firenze Sede: Via Vittorio Emanuele II, 161 50134 Firenze - Italia info@s2r-siancoflo.it - s2r.ped@unifi.it - tel: 055 471460 UNI EN ISO 9001:2015 Data-Register S.p.A. Certificato n. IQ-1120-13</div></div> | | | |
| PROGETTO | FIRENZE Caserma PEROTTI Servizio di progettazione definitiva, esecutiva e coordinamento della sicurezza in fase di progettazione per i lavori di realizzazione nuova palazzina ad uso asilo nido in sostituzione della palazzina mensa unificata. E.F. 2021. Lettera Ordinativo n. 3LA080/2020 del 08/06/2021. CIG 861246816E PROGETTO DEFINITIVO | | | |
| UBICAZIONE | REGIONE | PROVINCIA | COMUNE | COORDINATE GEO. |
| | Toscana | Firenze | Firenze | 43.7735° N 11.3003° E |
| ELABORATO | PROGETTO ARCHITETTONICO: STATO DI PROGETTO VERIFICA LEGGE 13/89 LINEE VITA COPERTURA SCHEMA SCARICHI ACQUE NERE E METEORICHE | | TAV. N. AR08/11 | CODICE ELABORATO C2133_PD_AR_EG_AR08/11_rev00 SCALA: INDICATA |
| PROGETTISTI GENERALI E DIRETTORI TECNICI | PROG. E D.T. | | | D.T. |
| | Ing. Ph.D. Andrea Borghini | Ing. Ph.D. Emanuele Del Monte | Prof. Ing. Andrea Vignoli | |
| ALTRI PROGETTISTI | Prog. architettonica: Prog. strutturale: Prog. impiantistica: | | Arch. Francesco Vannucci Ing. Michele Fredducci Ing. Stefano Ciabattini (ESAERG srl) Ing. Nicola Carboni (ESAERG srl) Ing. Stefano Ciabattini (ESAERG srl) | |
| COORDINATORE SICUREZZA IN FASE DI PROGETTAZIONE E SUPPORTO ALLA PROGETTAZIONE | C.S.P. | SUPP. PROG. | | |
| | Ing. Vidan Ilic | Ing. Ph.D. Alberto Ciavattone Ing. Matteo Blascone | | |
| NOTE | | | | |
| Rev. | Data | Redatto | Verificato | Approvato |
| 00 | 29/10/2021 | F. Vannucci | A. Ciavattone | A. Borghini |
| | | | | |